


RZUT PIĘTRA I

SKALA 1:100

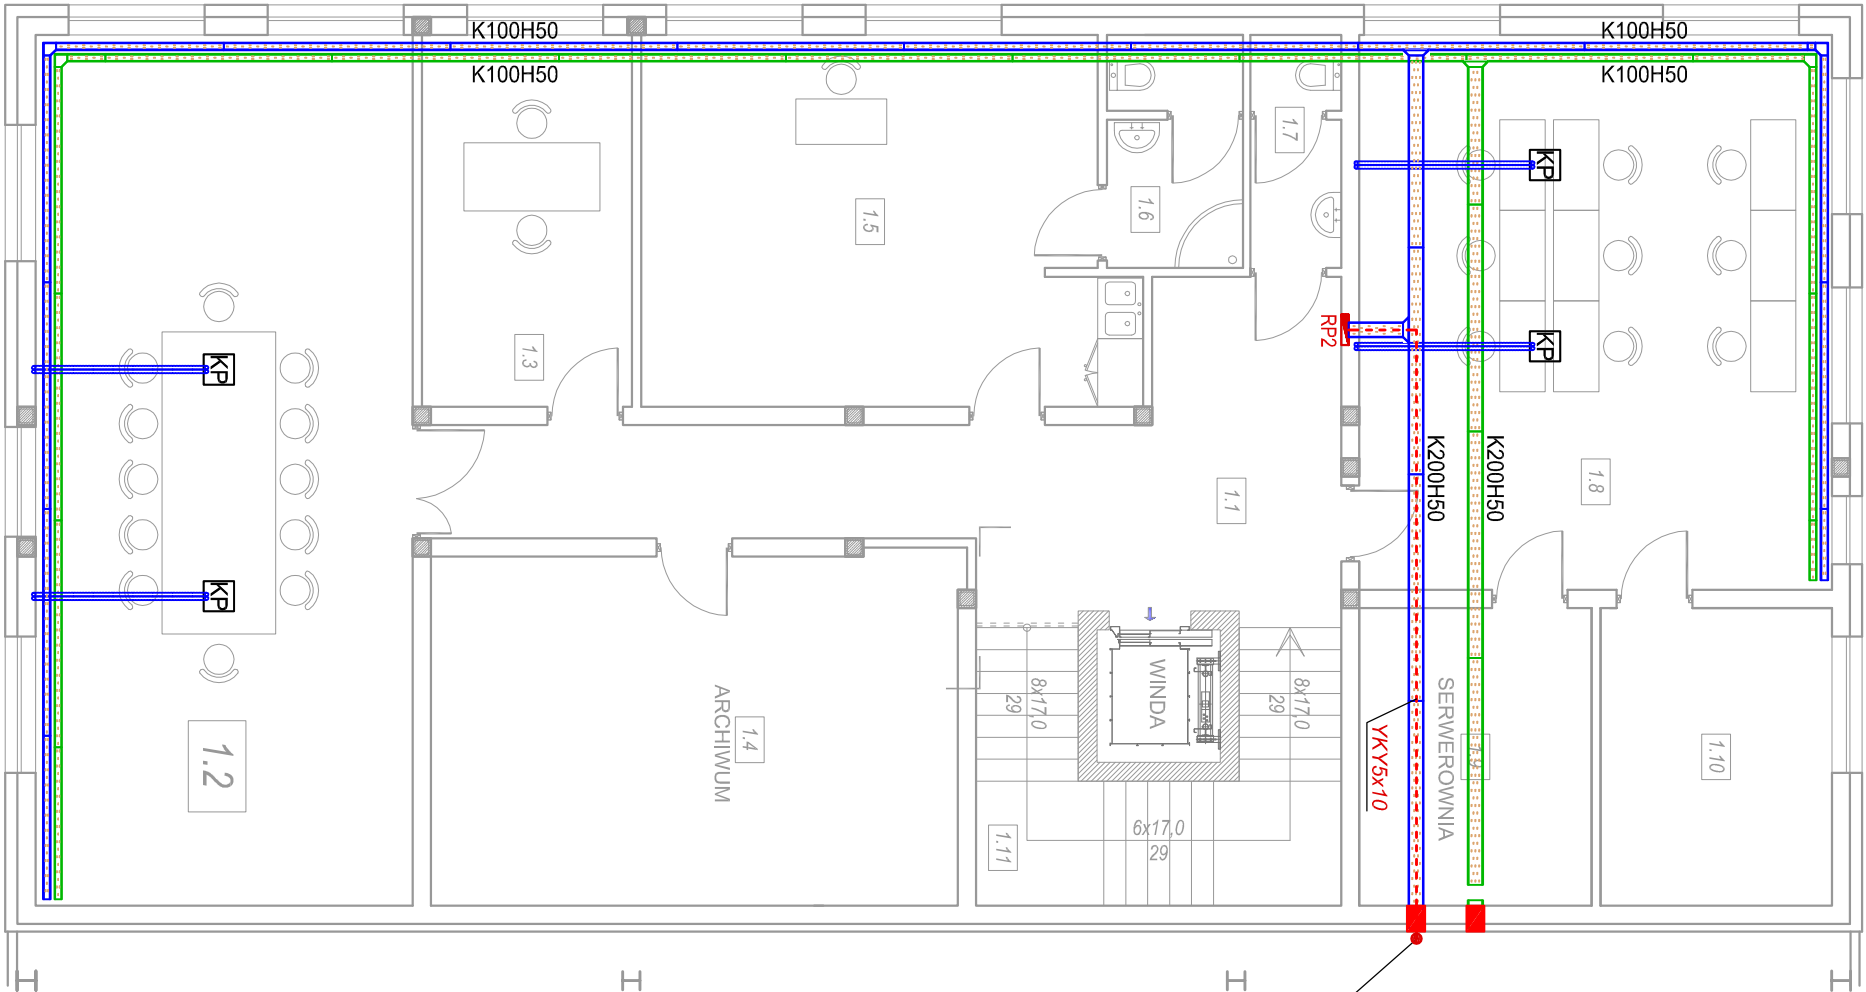

BILANS POWIERZCHNI (PIĘTRO I)		
NR POM.	POWIERZCHNIA m ²	POW. RAZEM
1.1	KORYTARZ	28,37
1.2	SALA KONFERENCYJNA	57,48
1.3	SALA OBSŁUGI KLIENTÓW	13,67
1.4	ARCHIWUM	32,41
1.5	GABINET Z ANEKSEM KUCHENNYM	30,65
1.6	SANTARIAT	5,33
1.7	WC OGÓLNE	3,55
1.8	TELEMARKETING	45,87
1.9	SEWEROWNIA	12,09
1.10	POM. GOSPODARCZE - MAGAZYN BIUROWY	12,05
1.11	KL. SCHODOWA	8,96
WINDA 6 os.		-
POW. RAZEM		250,43

YKY5x10 ZASILANIE Z SZYNOPRZEWODU SZP250A

LEGENDA

	TRASY KABLOWE DLA INST. ELEKTRYCZNYCH
	TRASY KABLOWE DLA INST. TELETECHNICZNYCH
	RURY ELEKTROINSTALACYJNE RL 37 W POSADCE
	PRZEJŚCIE P.POŻ.

NAZWA OBIEKTU			Hala handlu hurtowego z zapleczem administracyjno-biurowym		
ADRES OBIEKTU			Elizówka 65, 21-003 Ciecierzyn, nr geod. dz. 100/72, 100/74		
TYTUŁ RYSUNKU			TRASY KABLOWE - RZUT I PIĘTRA		
SKALA 1:100		PROJEKTANT	mgr inż. Zbigniew Porębski		
DATA		BRANŻY	ELEKTRYCZNEJ		
GRUDZIEŃ 2018		SPRAWDZAJĄCY	mgr inż. Paweł Daniluk		
RYS. NR E-17		BRANŻY	ELEKTRYCZNEJ		
		ELEKTRYCZNEJ	LUB/0291/POOE/13		