


RZUT PIĘTRA II

SKALA 1:100

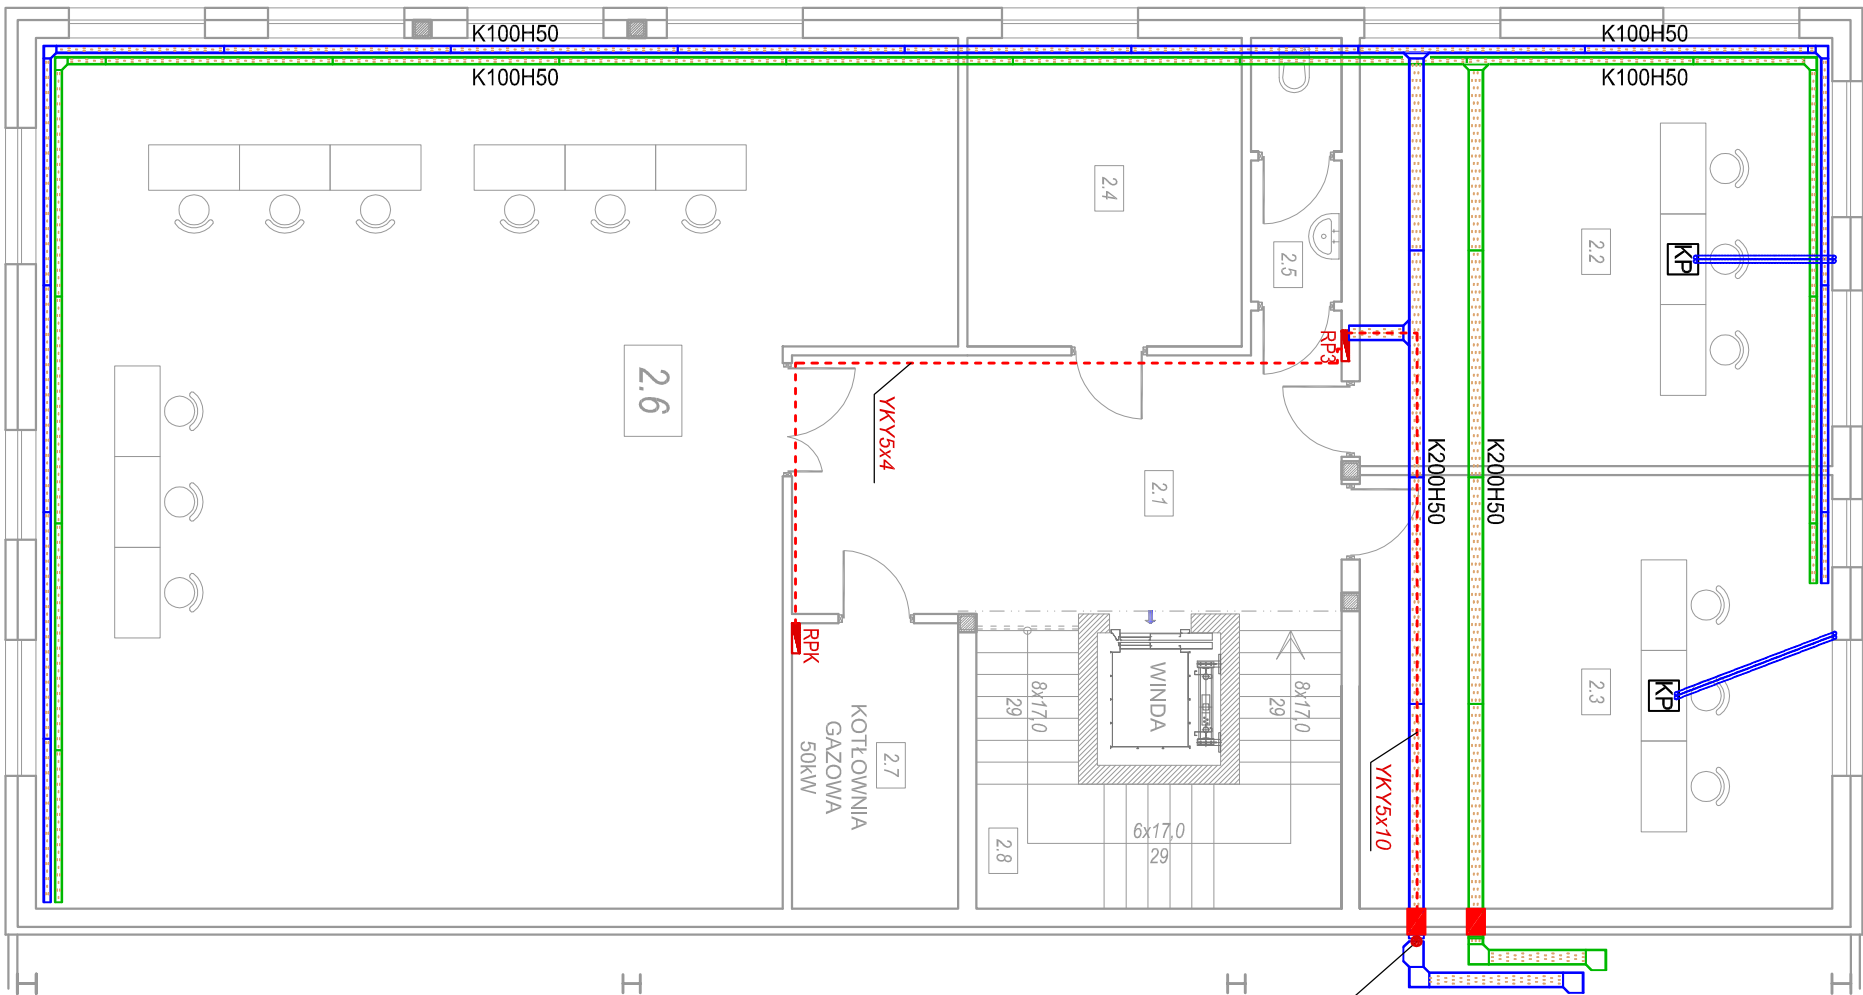

BILANS POWIERZCHNI (PIĘTRO II)	
NR POM.	POWIERZCHNIA m ²
2.1	KORYTARZ
2.2	POM. BIUROWE
2.3	POM. BIUROWE
2.4	POM. BIUROWE
2.5	WC OGÓLNE
2.6	BIURO
2.7	KOTŁOWNIA GAZOWA
2.8	KL. SCHODOWA
POW. RAZEM	
256,81	

LEGENDA

	TRASY KABLOWE DLA INST. ELEKTRYCZNYCH
	TRASY KABLOWE DLA INST. TELETECHNICZNYCH
	RURY ELEKTROINSTALACYJNE RL 37 W POSADCE
	PRZEJŚCIE P.POŻ.

NAZWA OBIEKTU			Hala handlu hurtowego z zapleczem administracyjno-biurowym		
ADRES OBIEKTU			Elizówka 65, 21-003 Ciedierzyn, nr geod. dz. 100/72, 100/74		
TYTUŁ RYSUNKU			TRASY KABLOWE - RZUT II PIĘTRA		
SKALA 1:100		PROJEKTANT	mgr inż. Zbigniew Porębski		
GRUDZIEŃ 2018		BRANŻY	ELEKTRYCZNEJ		
RYS. NR E-18		SPRAWDZAJĄCY	mgr inż. Paweł Daniluk		
		BRANŻY	ELEKTRYCZNEJ		
		upr. bud.	LUB/0038/POOE/14		
		upr. bud.	LUB/0291/POOE/13		