


RZUT PIĘTRA II
SKALA 1:100

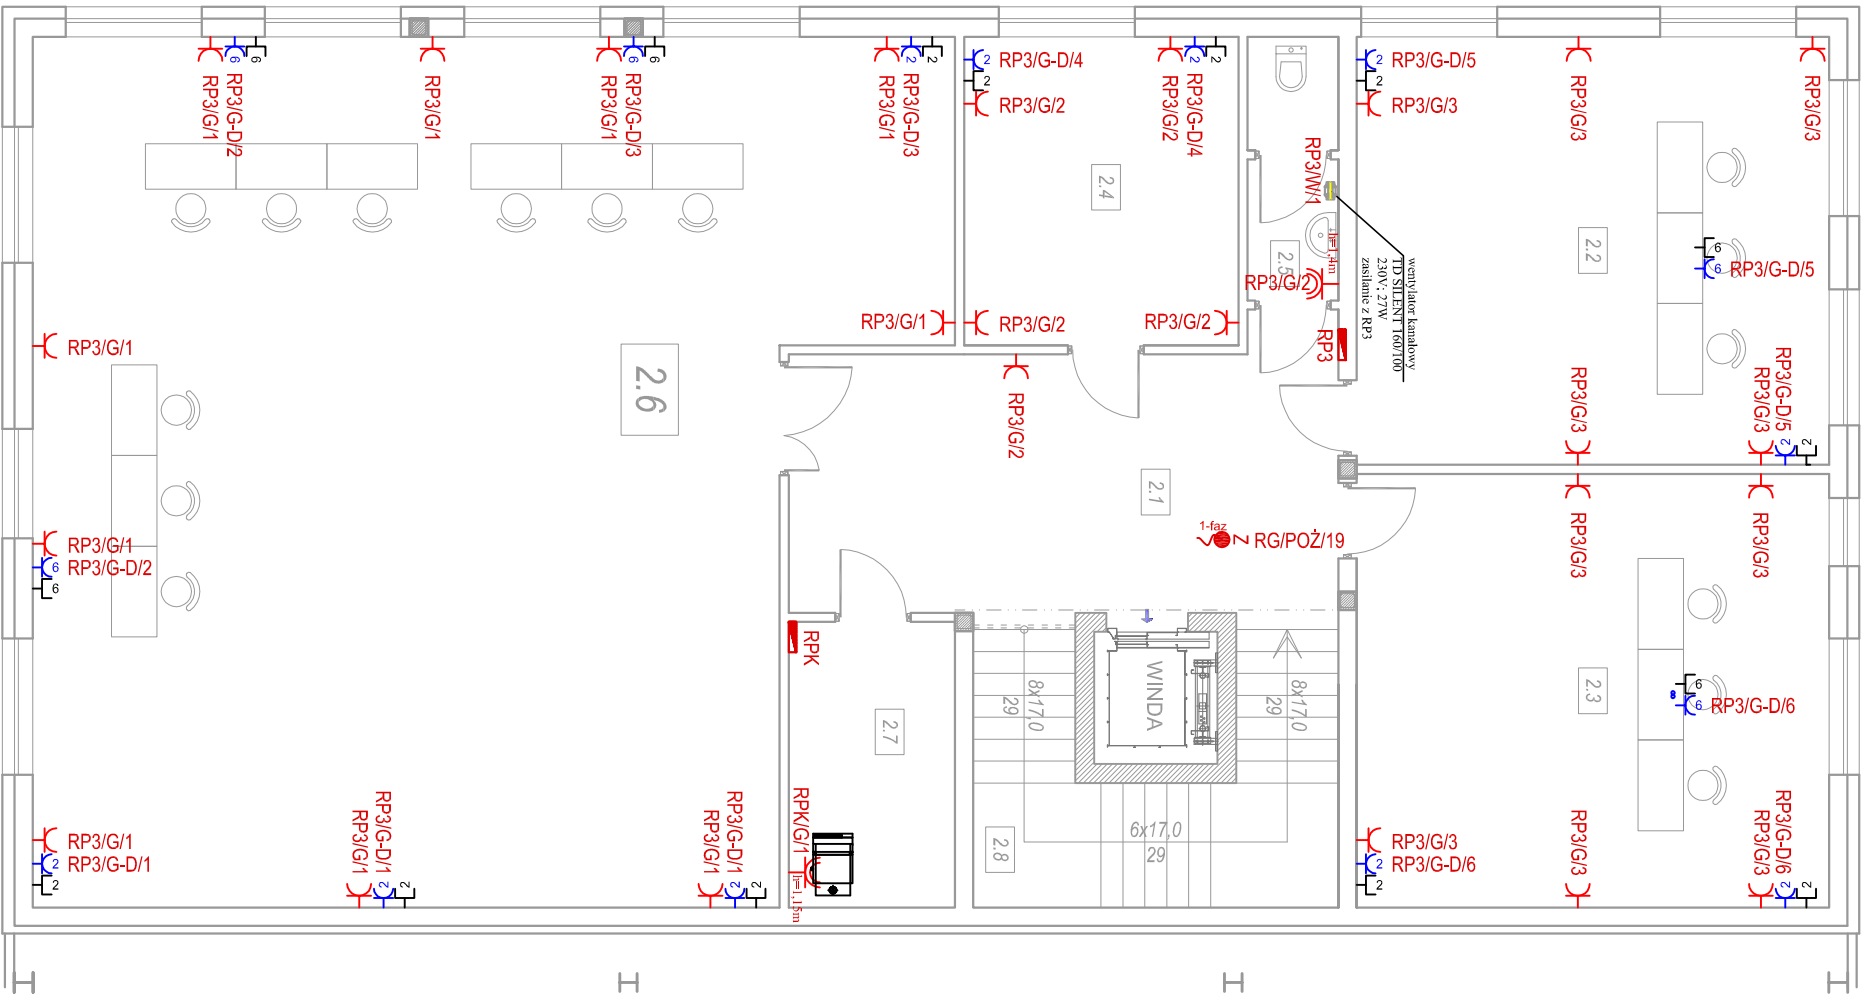

BILANS POMIĘRZCHNI (PIĘTRO II)	
NR POM.	POMIESZCZENIE m ²
2.1	KORYTARZ 26,17
2.2	POM. BIUROWE 35,38
2.3	POM. BIUROWE 35,86
2.4	POM. BIUROWE 14,81
2.5	WC OGÓLNE 4,04
2.6	SALA EKSPOZYCYJNA 123,28
2.7	KOTŁOWNIA GAZOWA 8,31
2.8	KŁ. SCHODOWA 8,96
WINDA 6 os.	
POW. RAZEM	
256,81	

OBJAŚNIENIA:

- GNIAZDO 1–KROTNE, 1L+N+PE, 16A/230V, IP44
- GNIAZDO 1–KROTNE, 1L+N+PE, 16A/230V, IP20
- GNIAZDO 2–KROTNE, 1L+N+PE, 16A/230V, DATA, IP20
- GNIAZDO 2–KROTNE, RJ45

WYPUST ZASILAJĄCY ZASILACZ P.POŻ. – NHXH 3x2,5

GNIAZDA MONTOWAĆ NA WYSOKOŚCI 30cm OD POSADZKI
CHYBA ŻE NA RYSUNKU PODANO WYSOKOŚĆ MONTAŻU

OZNACZENIE OBWODÓW

R1/G/1 — NR OBWODU
— TYP OBWODU(GNIAZDA/DATA/INNE)
— ROZDZIELNICA

NAZWA OBIEKTU		Hala handlu hurtowego z zapleczem administracyjno-biurowym	
ADRES OBIEKTU		Elizówka 65, 21-003 Ciecierzyn, nr geod. dz. 100/72, 100/74	
TYTUŁ RYSUNKU		INSTALACJA GNIAZD I ZASILAJĄCA	
SKALA - 1:100		PROJEKTANT BRANŻY ELEKTRYCZNEJ	mgr inż. Zbigniew Porębski upr. bud. LUB/0038/POOE/14
DATA GRUDZIEŃ 2018		SPRAWDZAJĄCY BRANŻY ELEKTRYCZNEJ	mgr inż. Paweł Damiuk upr. bud. LUB/0291/POOE/13
RYS. NR E-26			